


02.ED044.B1.1

COD. CAMPUS	COD. EDIFICIO	COD. BLOQUE	COD. PLANTA
-------------	---------------	-------------	-------------

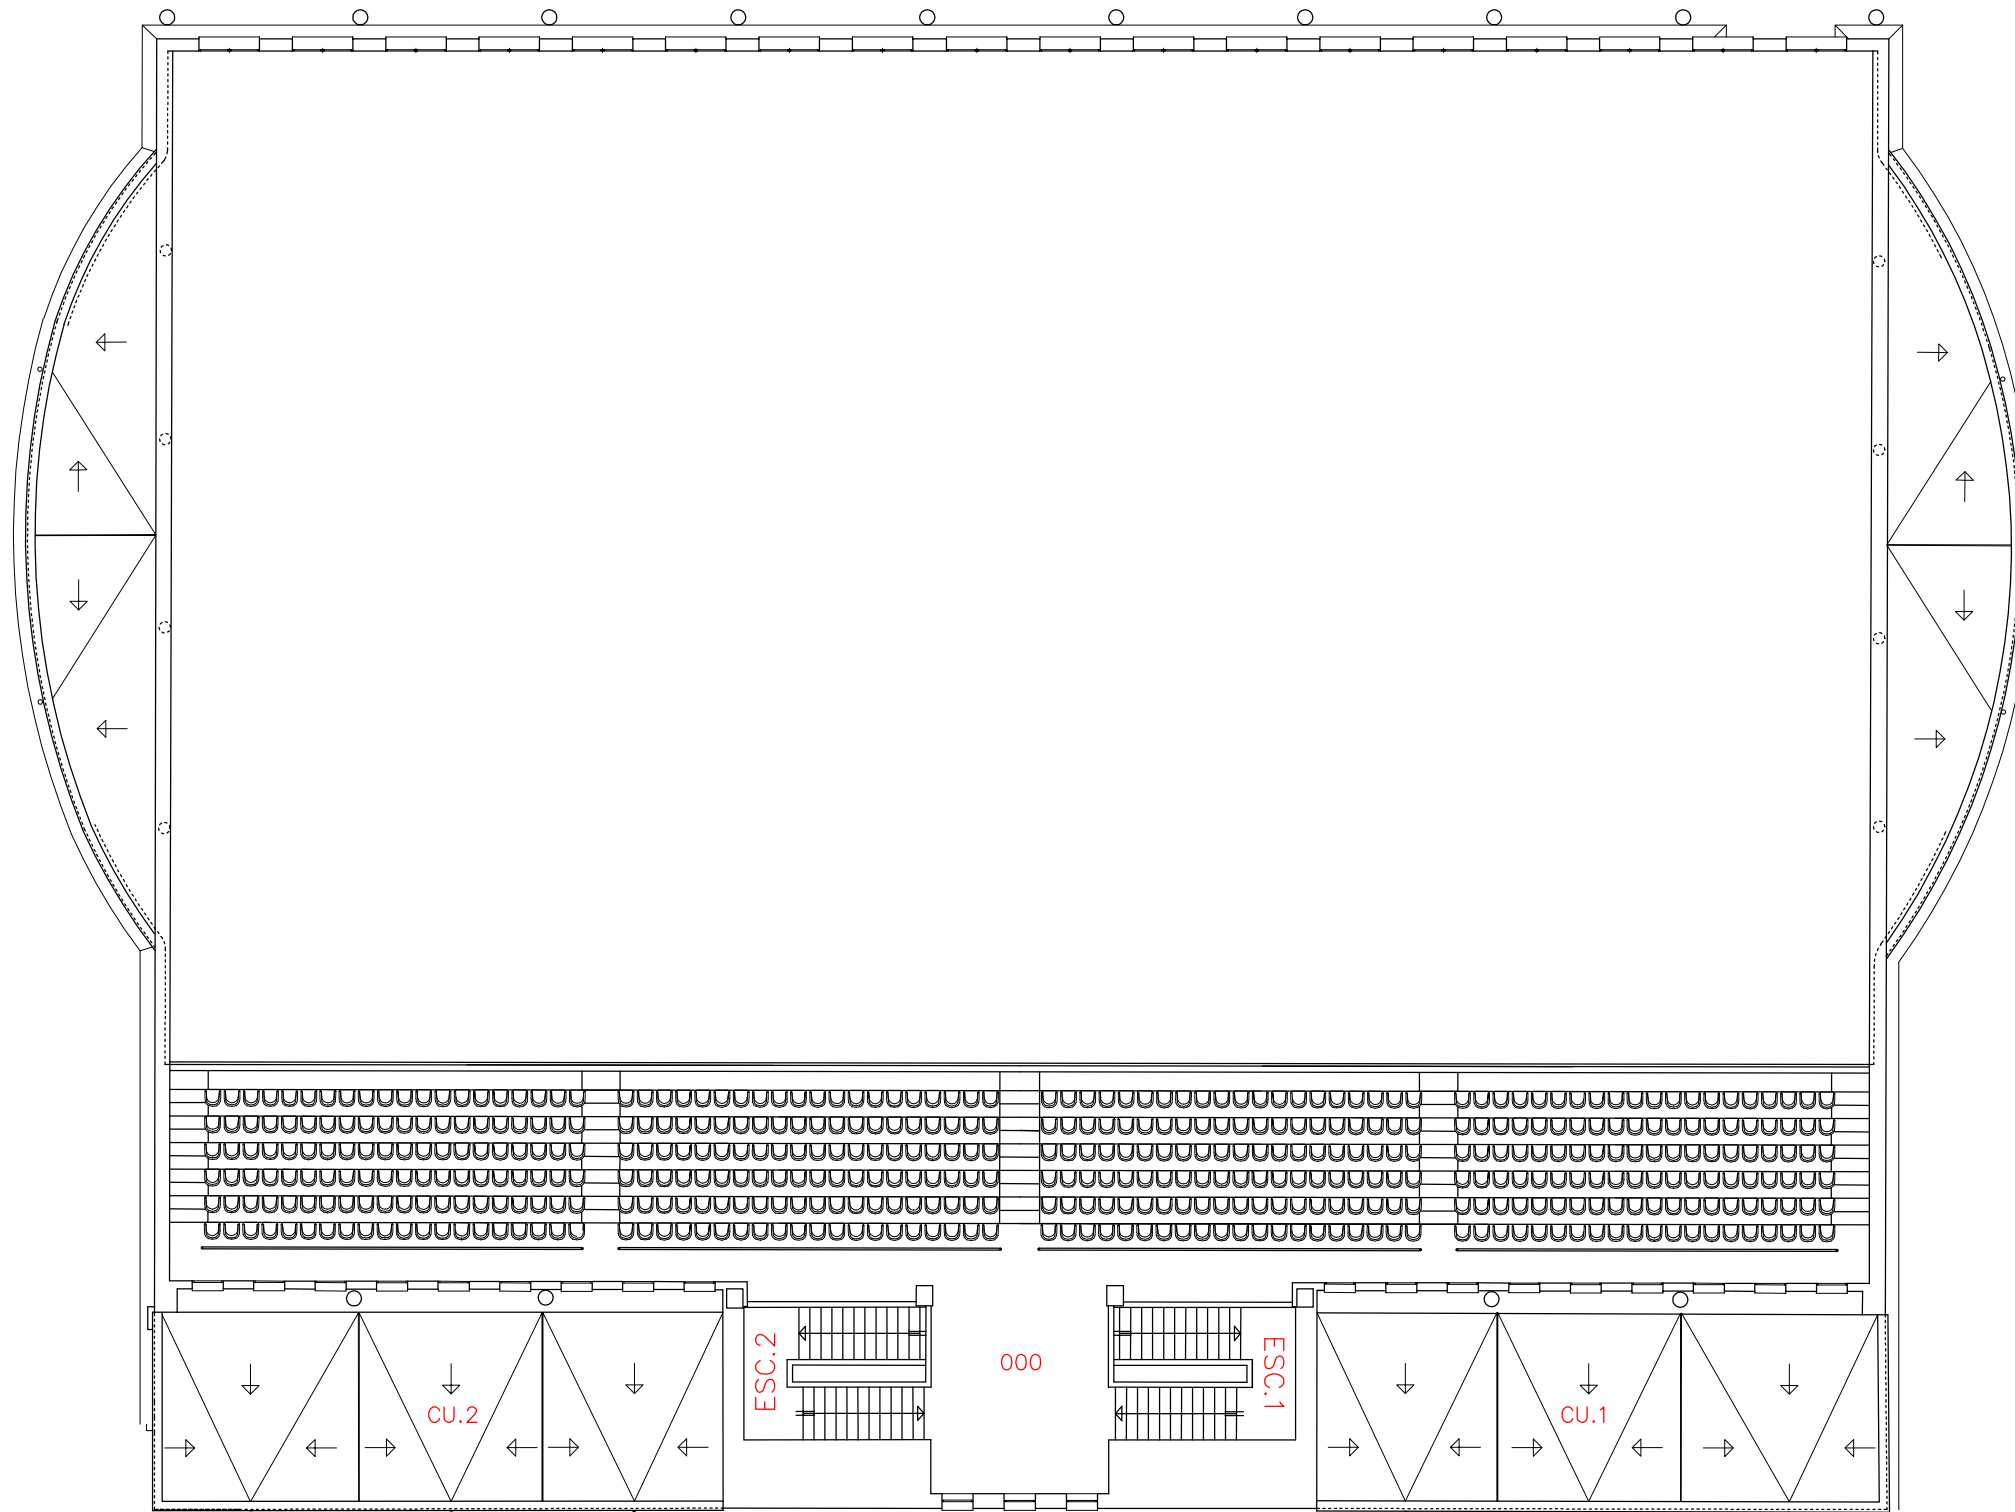

UNIDAD TÉCNICA. SECCIÓN PLANIMETRÍA

PABELLÓN CUBIERTO S.A.D.
02-CAMPUS DE ESPINARDO
PLANTA PRIMERA

Formato:A3 Escala:1/200