


02.ED032.B1.0

COD. CAMPUS	COD. EDIFICIO	COD. BLOQUE	COD. PLANTA
-------------	---------------	-------------	-------------

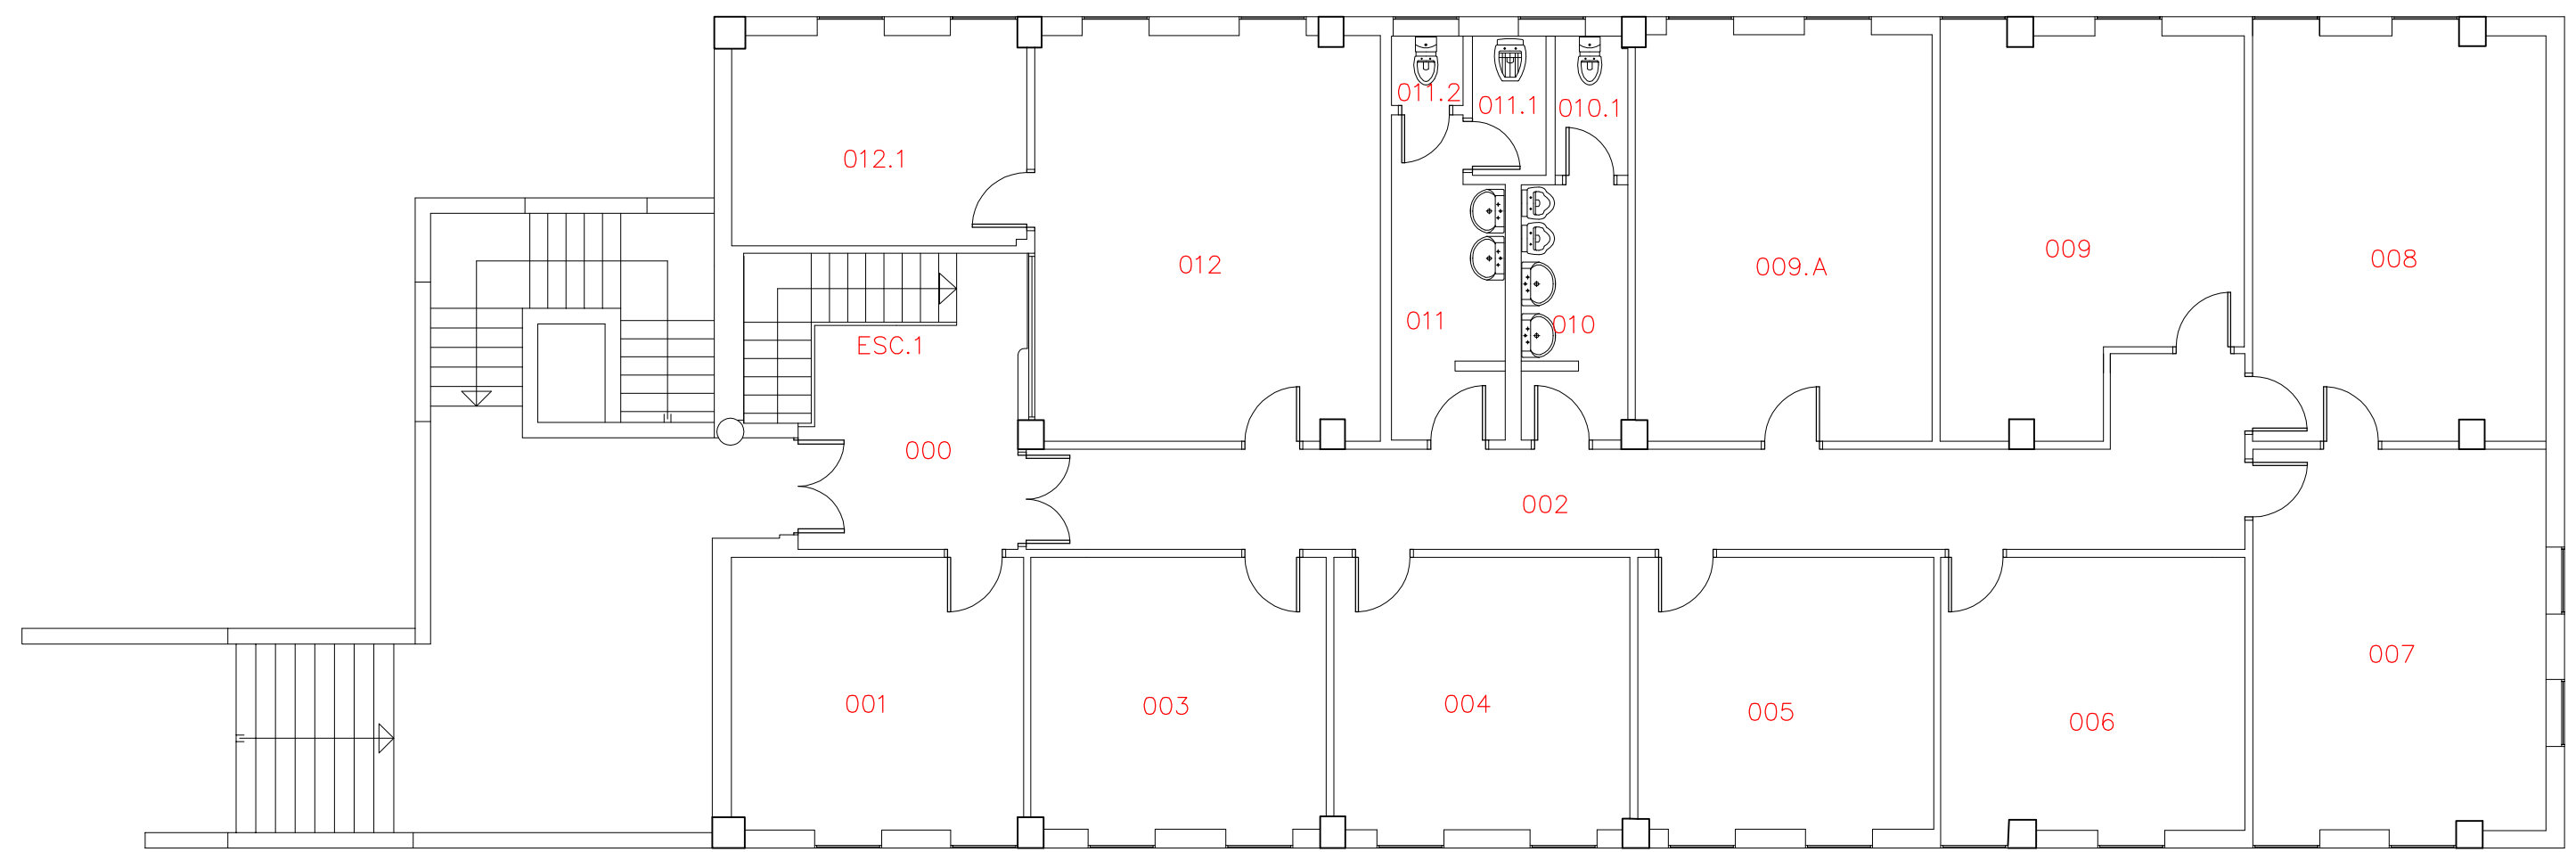

UNIDAD TÉCNICA (Servicio de Planificación)
02-CAMPUS DE ESPINARDO
PLANTA BAJA

UNIDAD TÉCNICA. SECCIÓN PLANIMETRÍA

Formato:A3 Escala:1/100