


02.ED093.B1.1

COD. COD. EDIFICIO COD. COD.  
CAMPUS EDIFICIO BLOQUE PLANTA

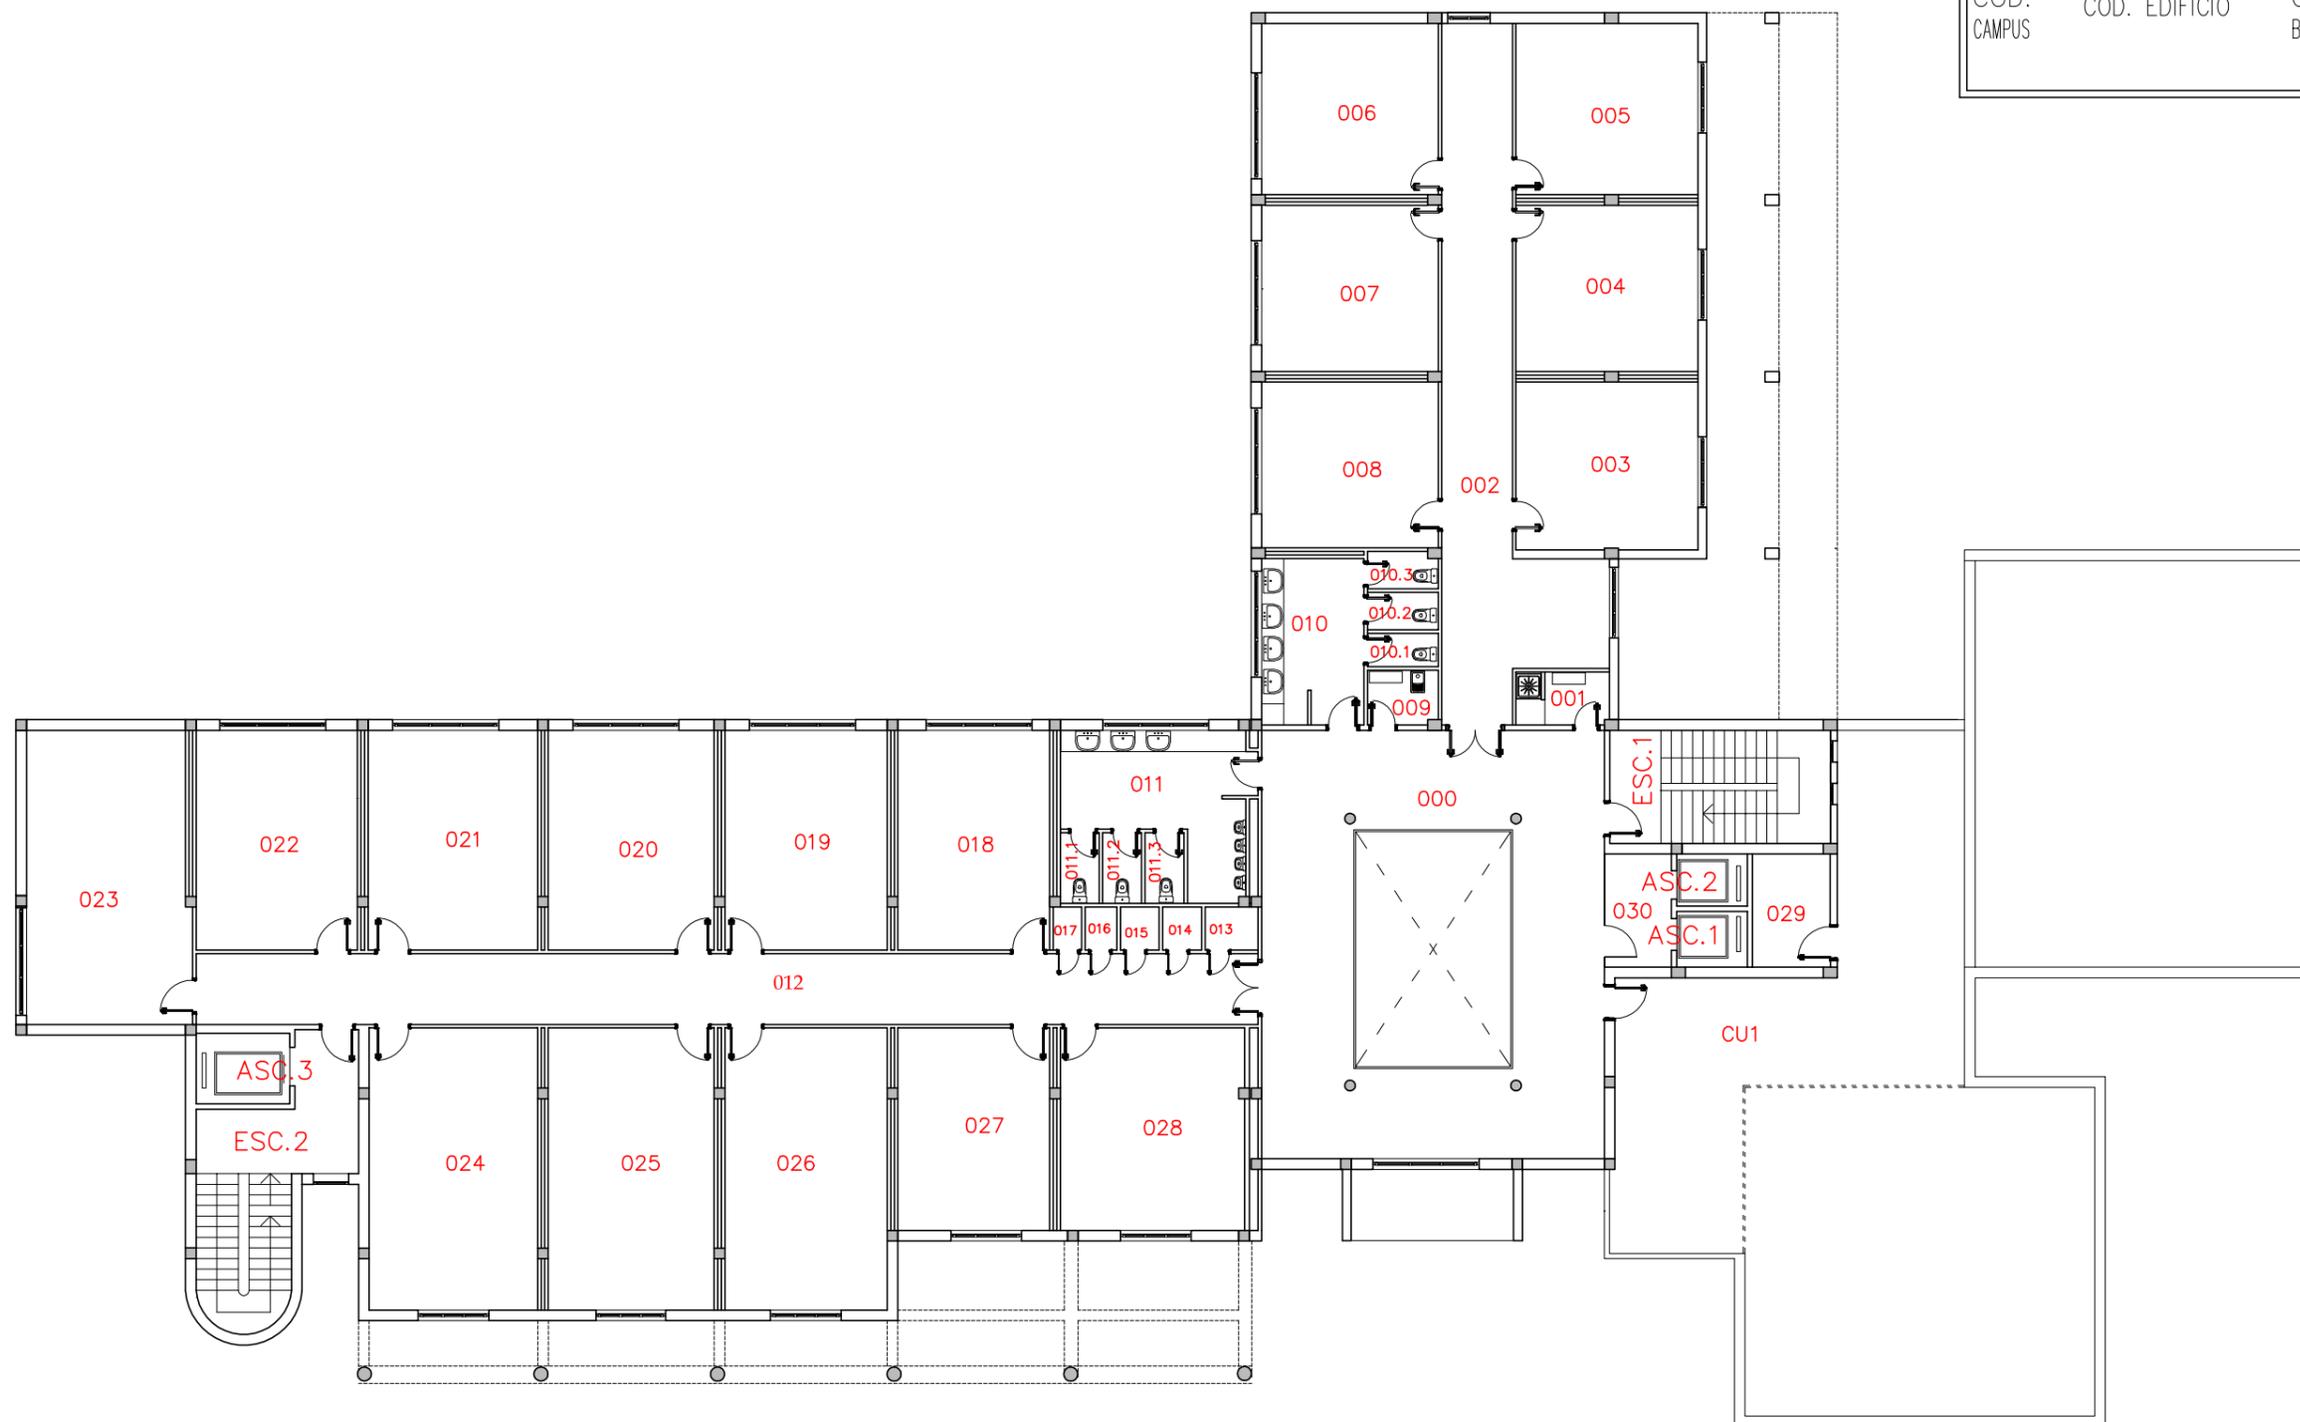

UNIDAD TÉCNICA. SECCIÓN PLANIMETRÍA

**EDIFICIO ATICA**  
02-CAMPUS DE ESPINARDO  
PLANTA PRIMERA

Formato:A3 Escala:1/200